




Geladene MOSKITO-Files:

TOPOGRAPH
ROHRLTG_
TOPOGRAPH
ROHRLTG_
IK25

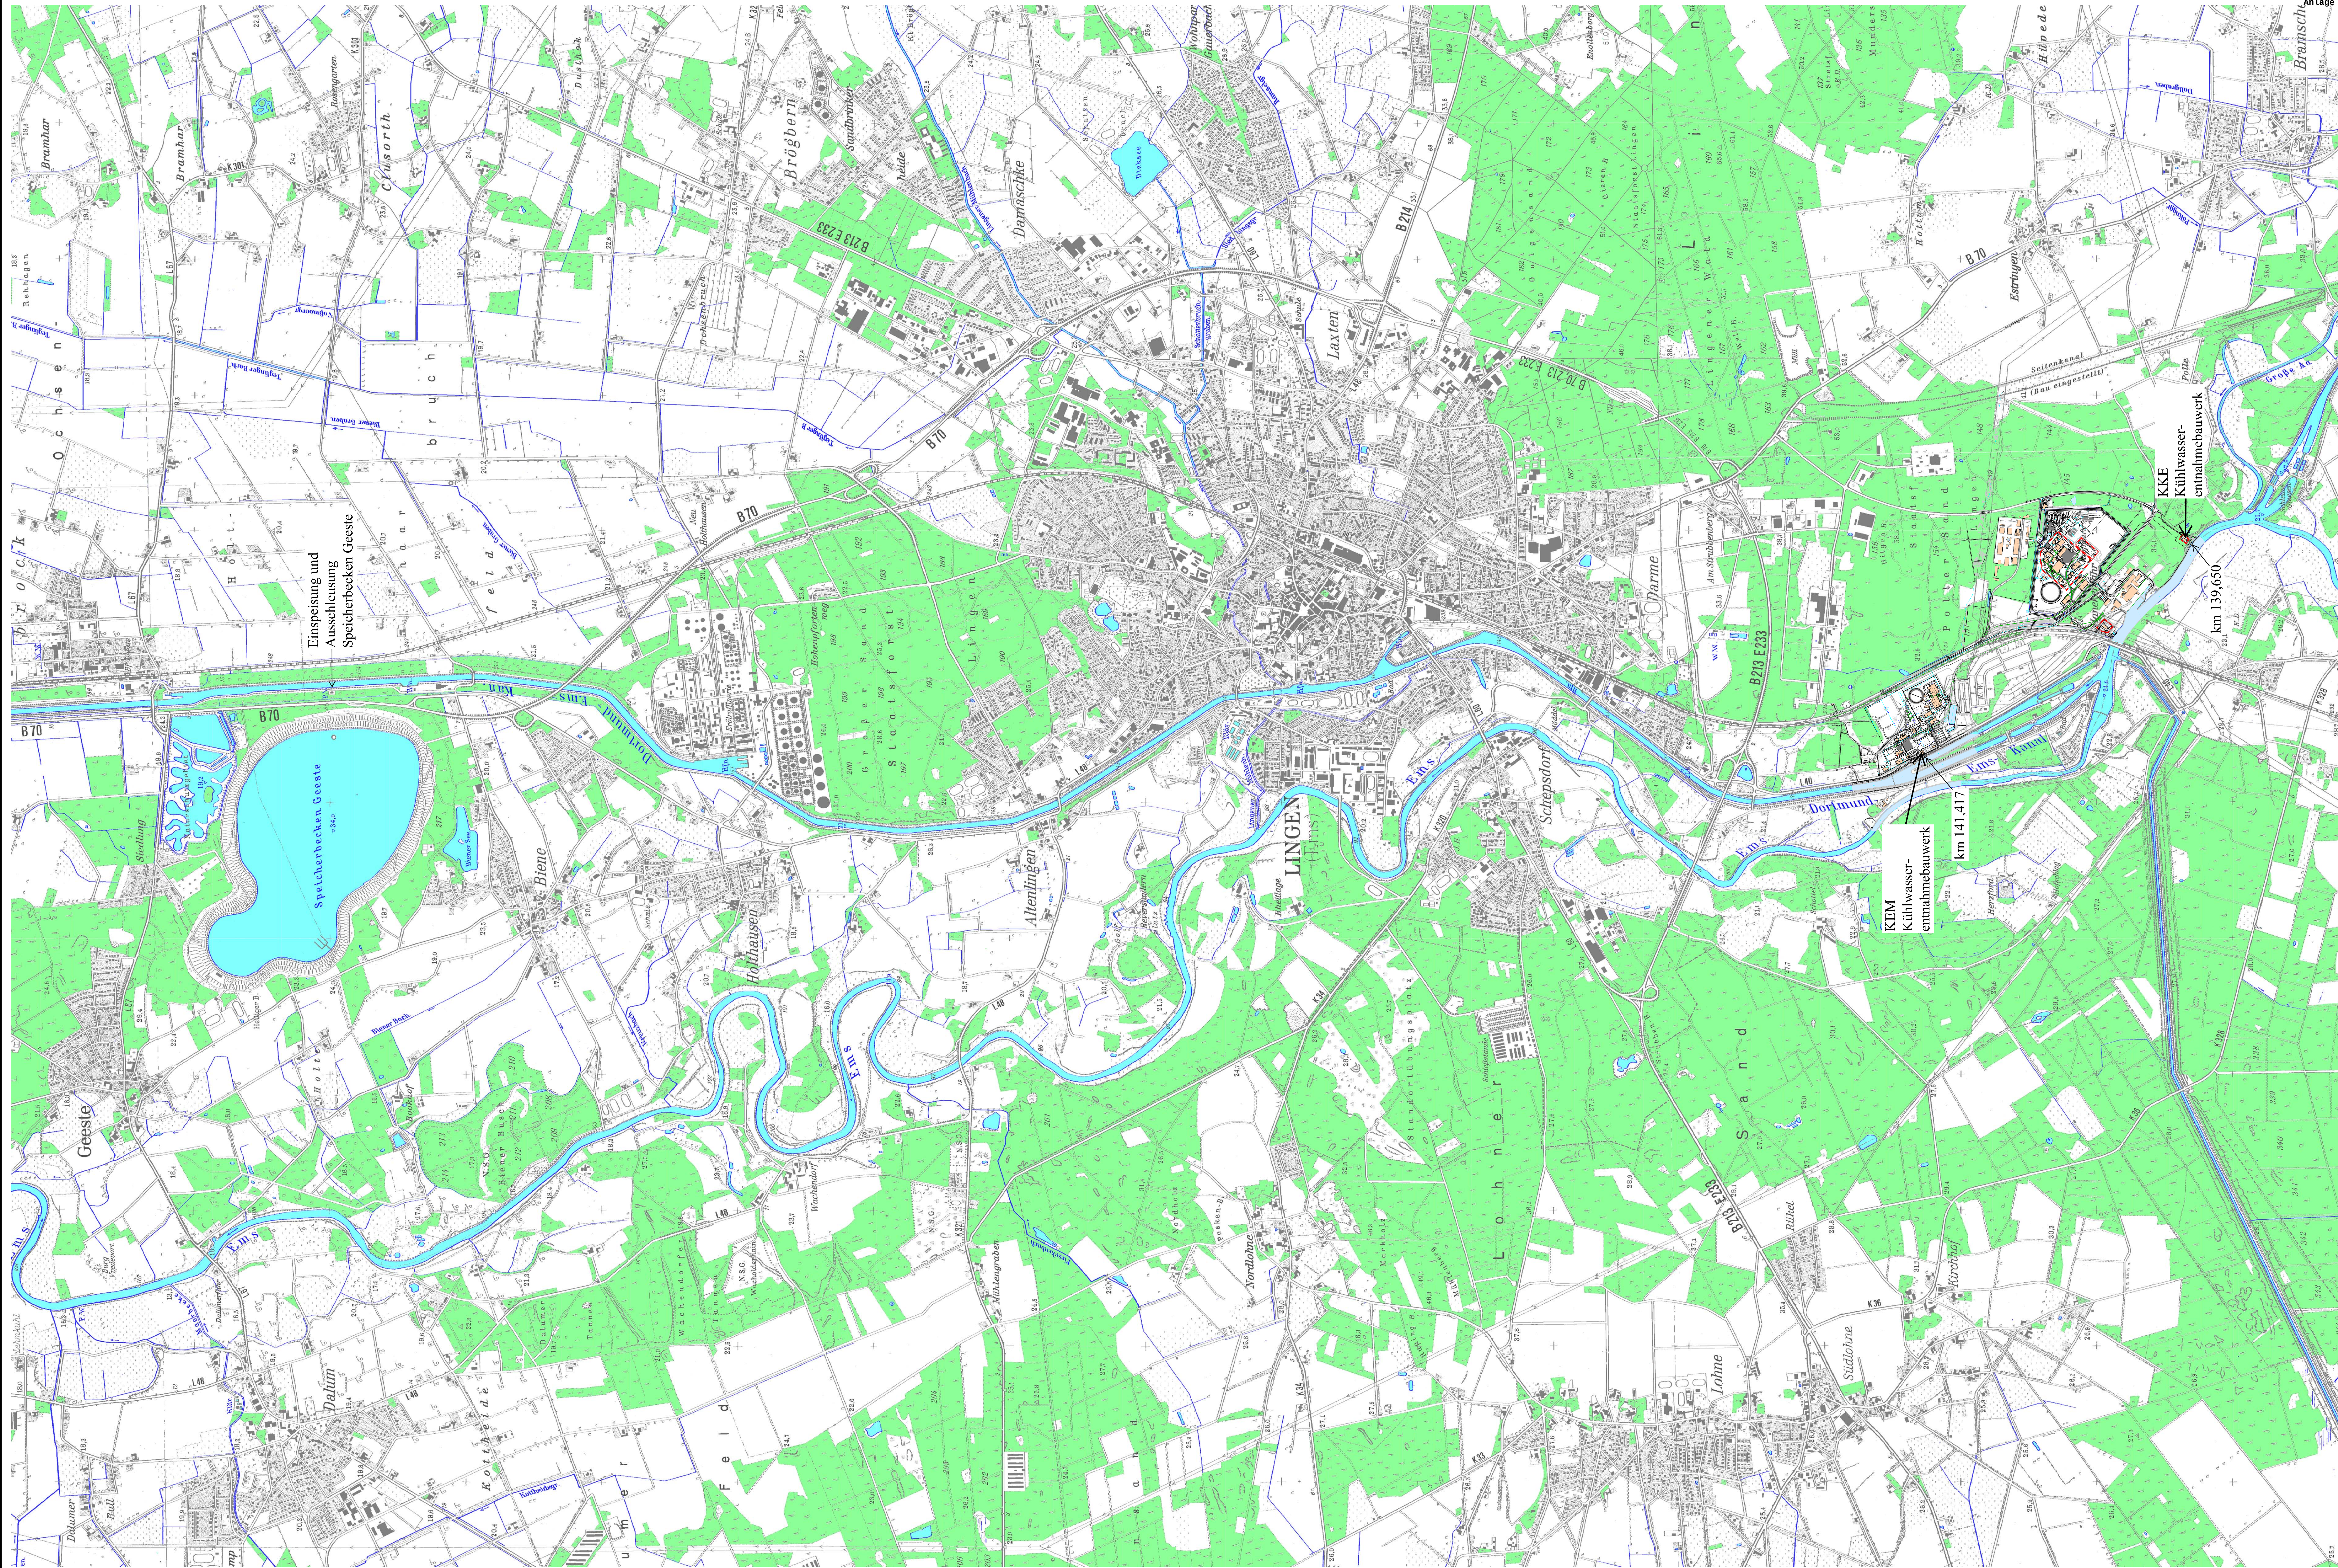

RWE

Maßstab
1:15000

Plot erzeugt:
ERNN-T-PD-K

RWE Objekt Nr.:

letzte Änderung:
24-Nov-2008

RWE Westfalen-Weser-Ems Netzservice GmbH

ERNN-T-PD-K Netzdokumentation Amberg

Lageplan KKE , KEM , SBG

Entnahme- und Einleitbauwerke