


Lagestatus 320
 Höhenangaben mit Bezug auf NHN
 Wassertiefen in NHN und SKN
 SKN +0,00m = NHN -2,38m

SE15057-GP-605-b

PLANFESTSTELLUNG

b	29.03.2017	Meyer	Blattnummer
a	26.10.2016	Jürges	Anpassungen in der Bezeichnung der Durchmesser
Index	Datum	Bearbeitet	Art der Änderung

Bauherr:
NIEDERSACHSEN PORTS GmbH & Co. KG
 Niederlassung Emden

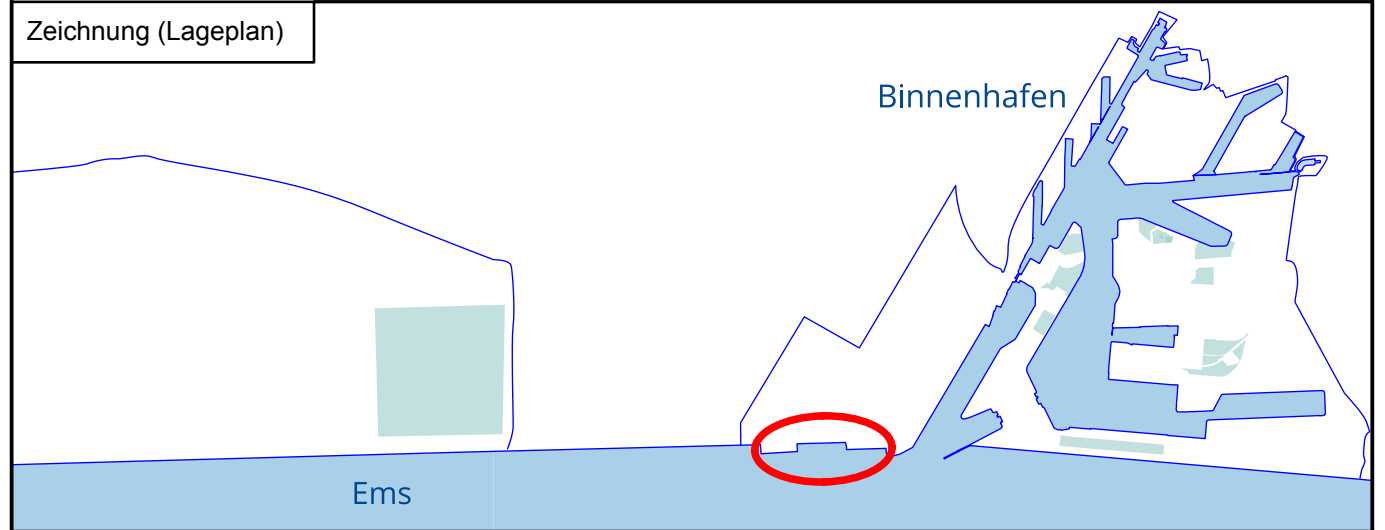

Projekt:
Großschiffsliegeplatz Emden

Planverfasser:
Sellhorn Ingenieurgesellschaft mbH
 Teilfeld 5, D-20459 Hamburg
 Tel: +49 (0)40 36 12 01-0, Fax: +49 (0)40 36 12 01-28
 E-Mail: info@sellhorn-hamburg.de
 www.sellhorn-hamburg.de

Hamburg, den 21.06.2016
i.A. Uwe Pfeiffer
 Dr.-Ing. Uwe Pfeiffer

Darstellung:
Lageplan
 Sämtliche Leitungen

Plankammer Nr.:			
Dateiname:	SE15057-GP-605		
Aufgestellt	Datum	Name	P E A B
Gesehen	21.06.2016	Gellhaus	Maßstab: 1:500
Bearbeitet	21.06.2016	Jürges	Projekt - Nr. 15057
Geprüft	Bauherr		Blatt - Gr. 1180 x 350
	Statik		Blatt - Nr. 0020
Gezeichnet	21.06.2016	Jürges	

Legende

- | | | | |
|--|---------------------|--|-------------------------|
| | Betonoberfläche | | Pflasterfläche |
| | Asphaltoberfläche | | Lichtmast 34m |
| | Kabelleerrohr - NS | | Kabelleerrohrschacht |
| | Kabelleerrohr - IT | | RW-Schacht |
| | RW-Leitung | | Drainagespülschacht |
| | Drainageleitung | | Pumpenschacht |
| | Löschwasserleitung | | Löschwasserhydrant |
| | Löschwasserschieber | | Trinkwasserschieber |
| | Trinkwasserleitung | | Trinkwasserhydrant |
| | Spülrohleitung | | Spülrohleitung im Kanal |